


K. Ú. Vysočany [731285]

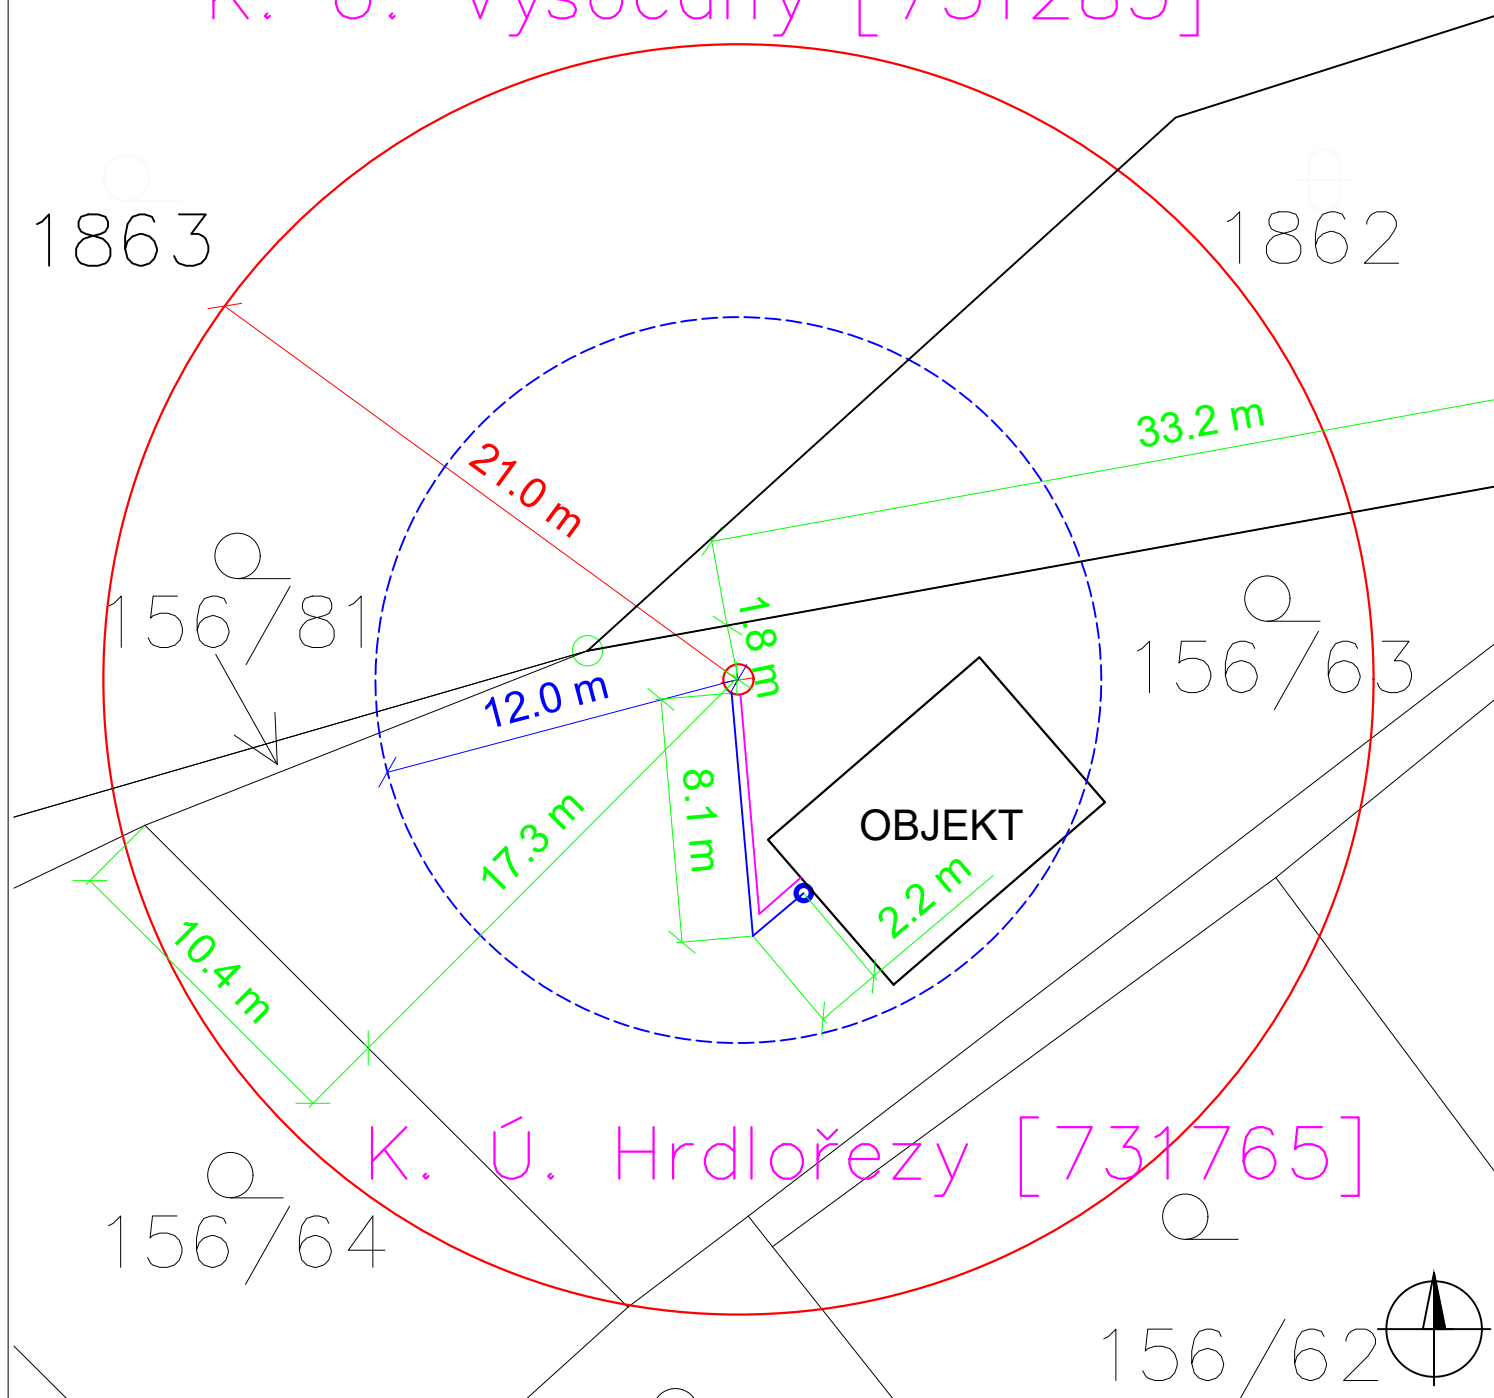

LEGENDA

- VRTANÁ STUDNA
- DOSAH DEPRESNÍHO KUŽELE
- ZAHRADNÍ KOHOUT
- EL. KABEL CYKY 5x2,5
- VODOVODNÍ VEDENÍ, PE 32
- MINIMÁLNÍ VZDÁLENOST OD ZDROJŮ ZNEČISTĚNÍ = 12 m

PROFI
VODA

NÁZEV ÚKOLU: VRTANÁ STUDNA na parc. č. 156/63 v k. ú. Hrdlořezy,
území Hlavního města Prahy

ZPRACOVAL: Ing. Lucie Čápková

MĚŘÍTKO:
1:250

NÁZEV VÝKRESU:
KOORDINAČNÍ SITUACE STAVBY

Č. PŘÍLOHY:
C.3